



PLANTA BAJA

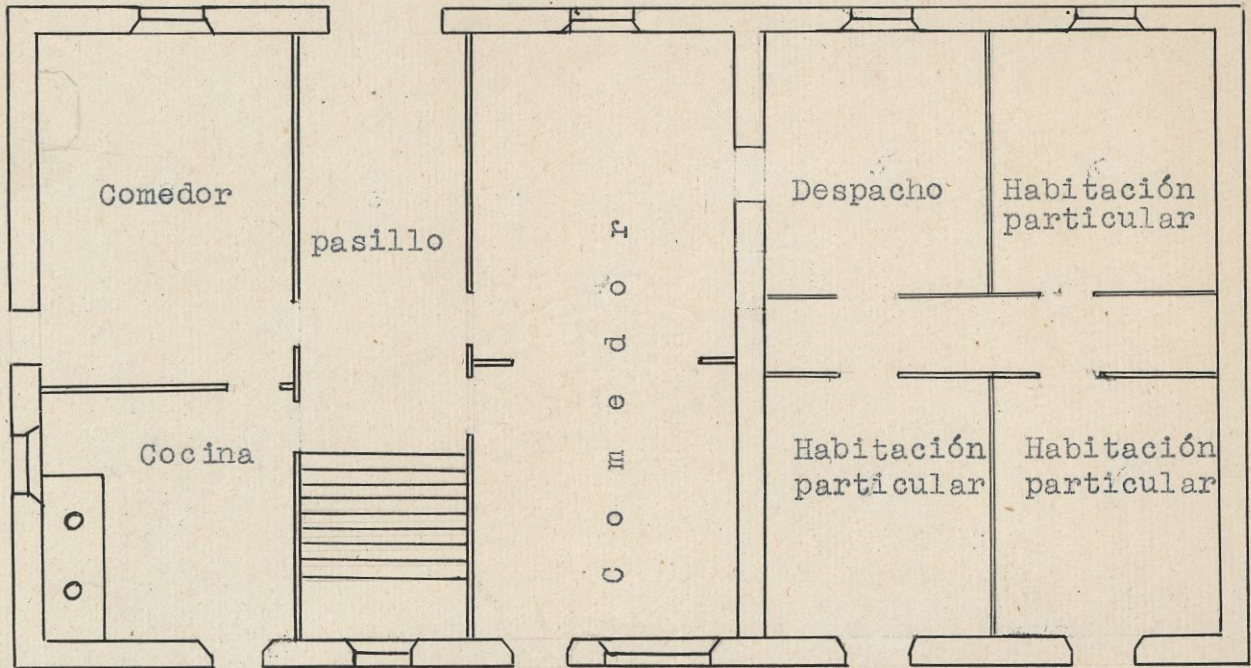

PISO PRIMERO

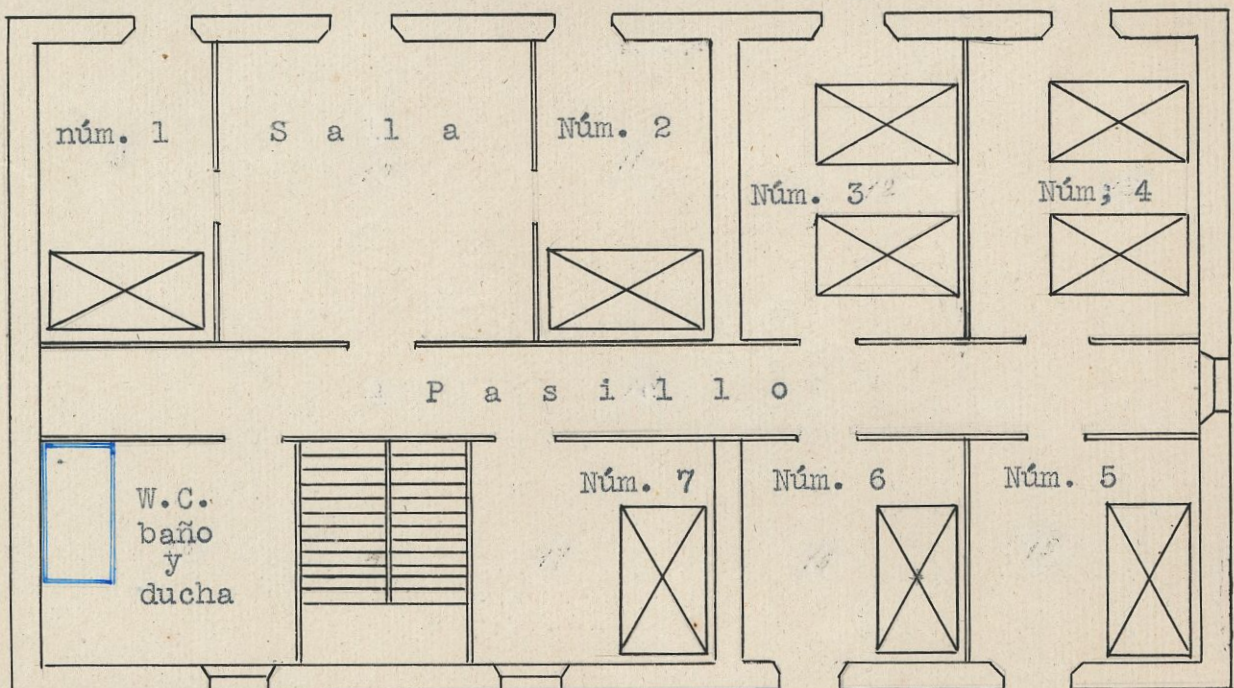

Escala 1:100

GROQUIS e ESCALA de la CASA - FONDA
de

HIJOS de CARLOS OROZ de ERRO (Navarra)