




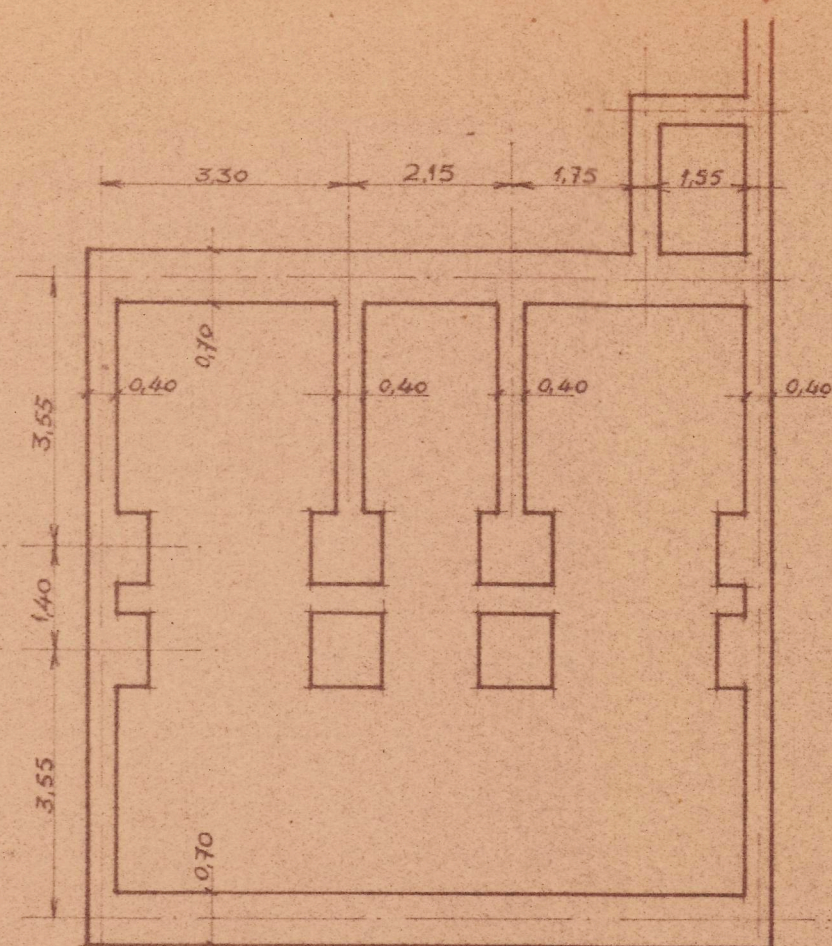


PLANTA DE CIMIENTOS

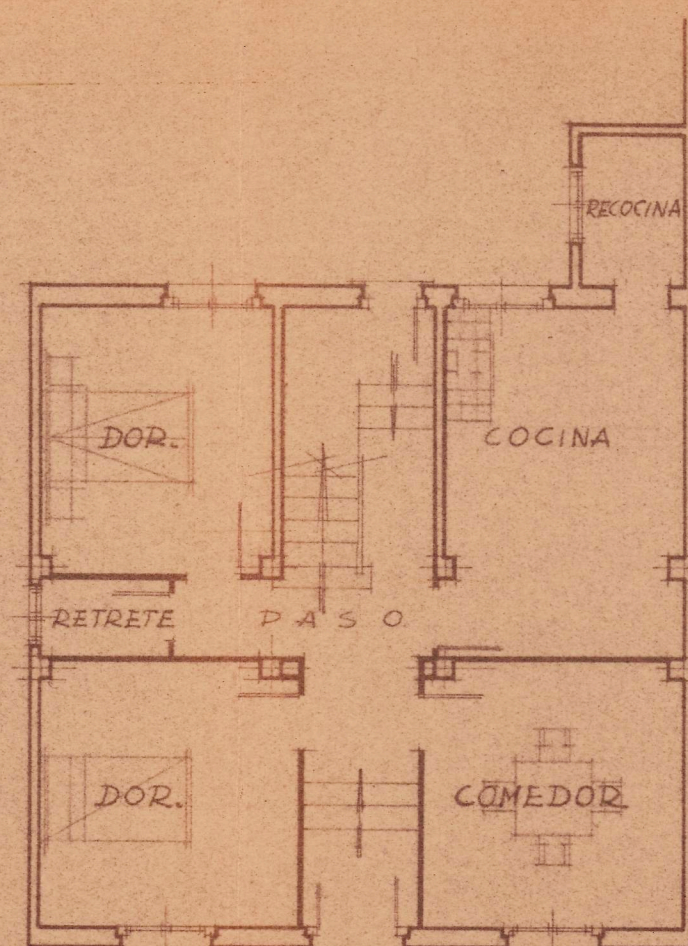

PLANTA BAJA

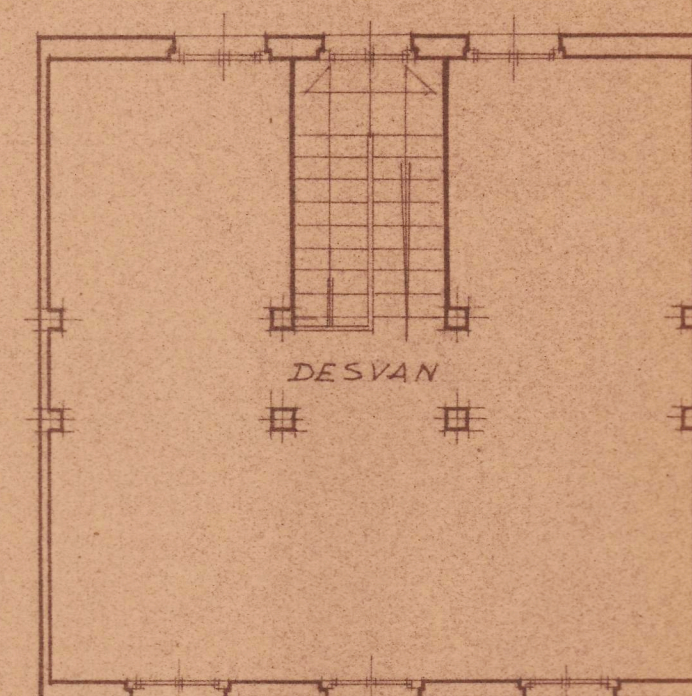

PLANTA PRIMERA

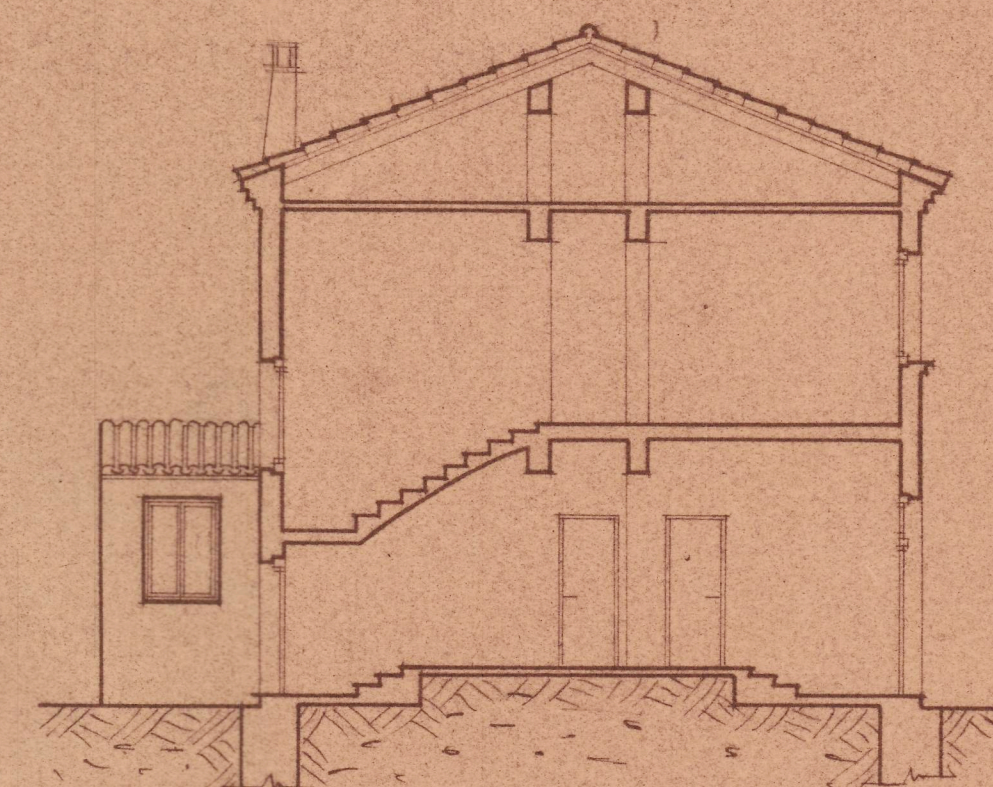


SECCION




FISCALIA DELEGADA DE LA VIVIENDA
DE NAVARRA
informado por los Asesores
APROBADO
Pamplona 15 MAY 1950
El Fiscal Provincial

COLEGIO OFICIAL DE ARQUITECTOS
VASCO-NAVARRO
29 ABR 1950
Delegación de Navarra
VISADO


[Handwritten signature]

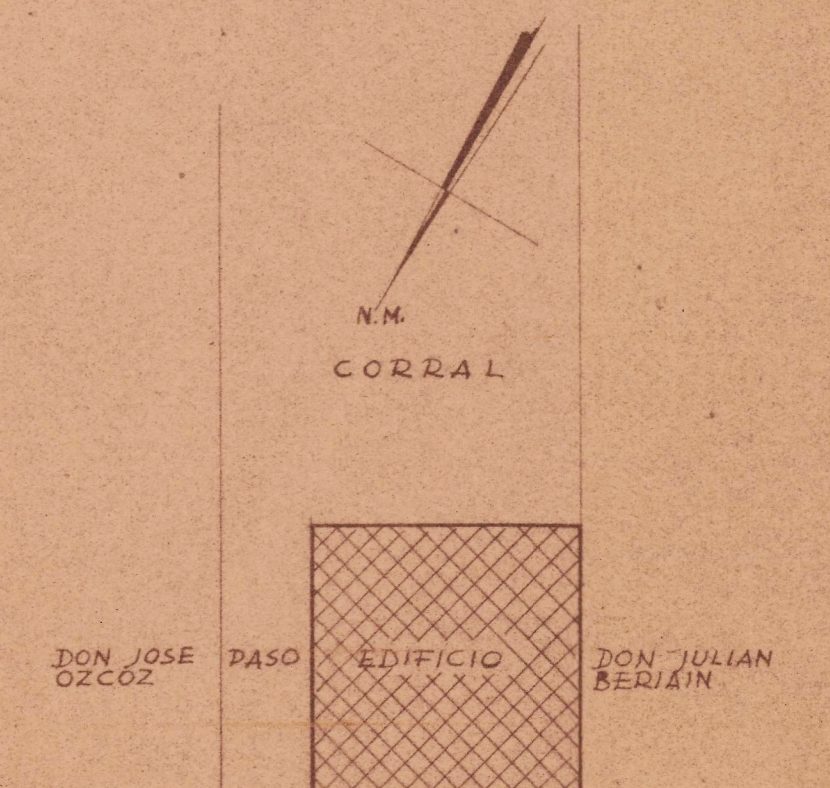

CALLE NUEVA
EMPLAZAMIENTO
ESCALA 1:250

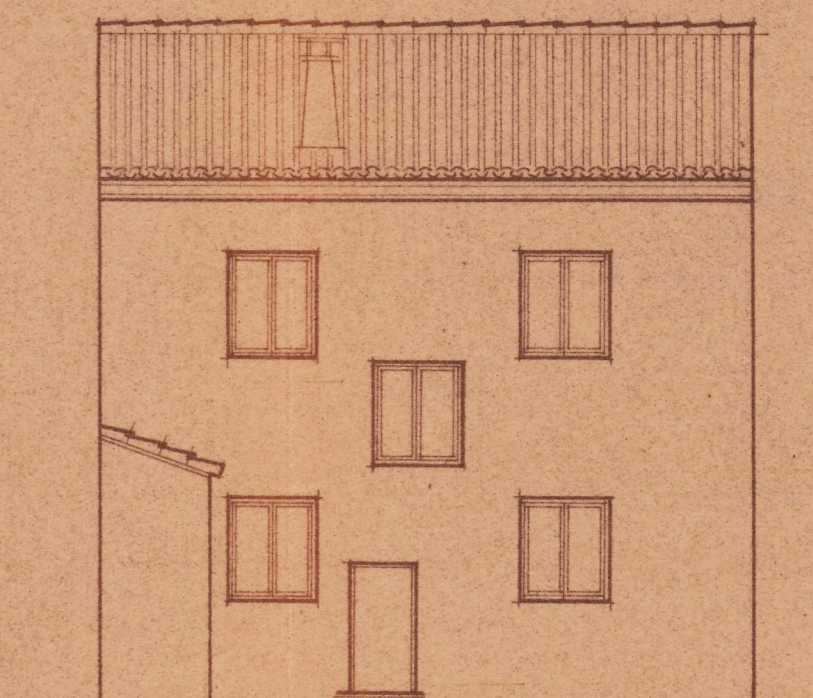

F. POSTERIOR

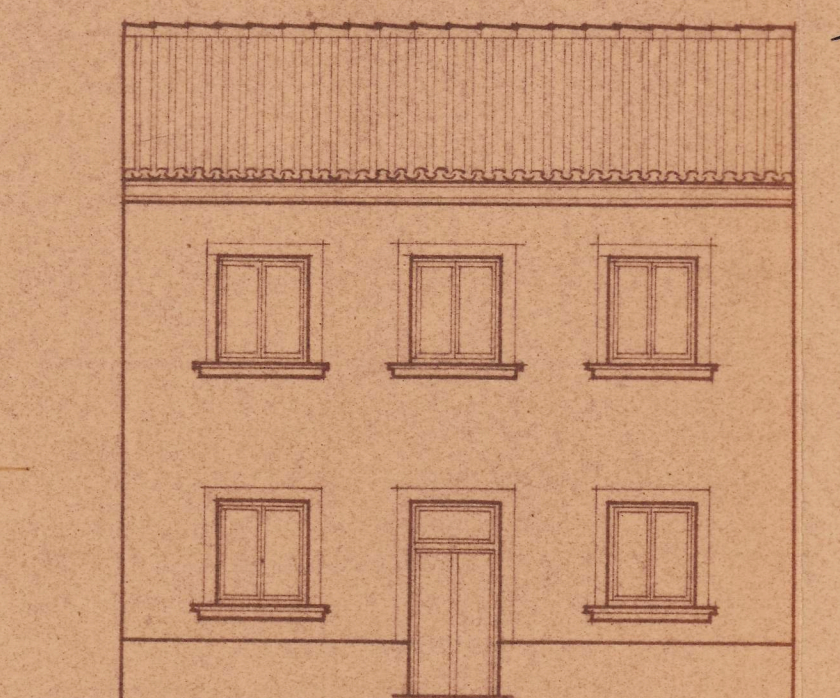

F. PRINCIPAL

PROYECTO DE
CONSTRUCCION DE CASA VIVIENDA
PARA DON J. PRECIADO FERNANDEZ
EN CADREITA

ESCALA 1:100

PAMPLONA ABRIL DE 1950

EL ARQUITECTO:

[Handwritten signature: Javier Espanza]