


Plantas baja y alta del edificio de viajeros de la estación de

Escala 1:100

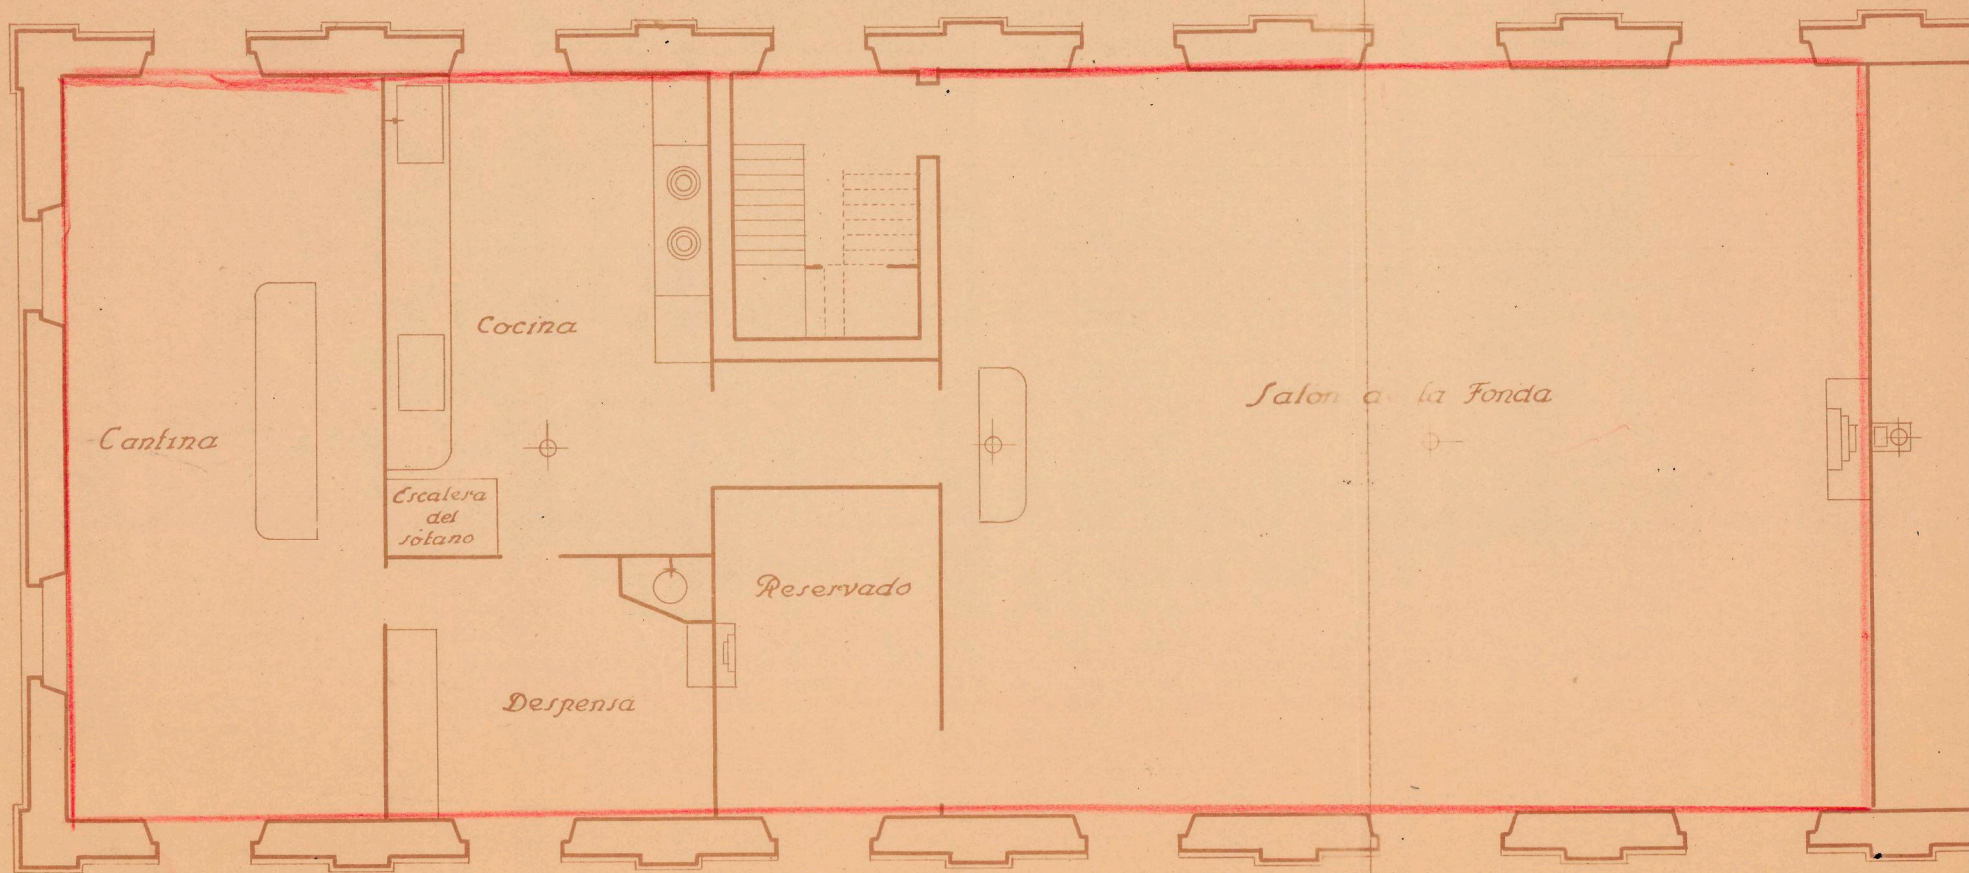

Planta alta.

FELIPE COLAVIDAS
FONDA DE LA ESTACIÓN
CASTEJÓN (Navarra)

Estación de Castejón.

